


**LEGENDA**

- OC rest nieuw
- OC PMD nieuw
- OC papier nieuw
- VC GFT nieuw
- Buisleiding gevaarlijke stoffen
- Gas hogedruk
- Gas lagedruk
- Electra hoogspanning
- Electra middenspanning
- Electra laagspanning
- Water
- Data
- Riool druk
- Riool vrijverval
- Overige

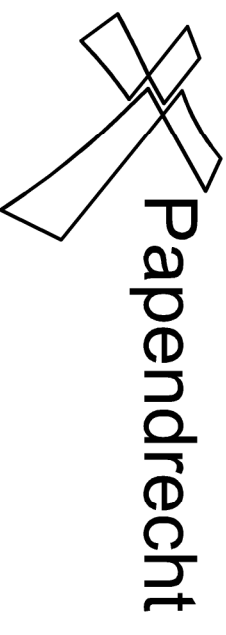

**VANG Ondergrondse Containers**

Onderdeel: 008 Noordkil 144 plattegrond inclusief Klic

Schaal: 1:500

Getekend: Gewijzigd d.d. Gezien: A3

Datum: 12-05-2016 door: Tekeningnummer:

Besteknummer: Blad: Tekeningsnummer: